


reservatório
Caixa d'água 1000L

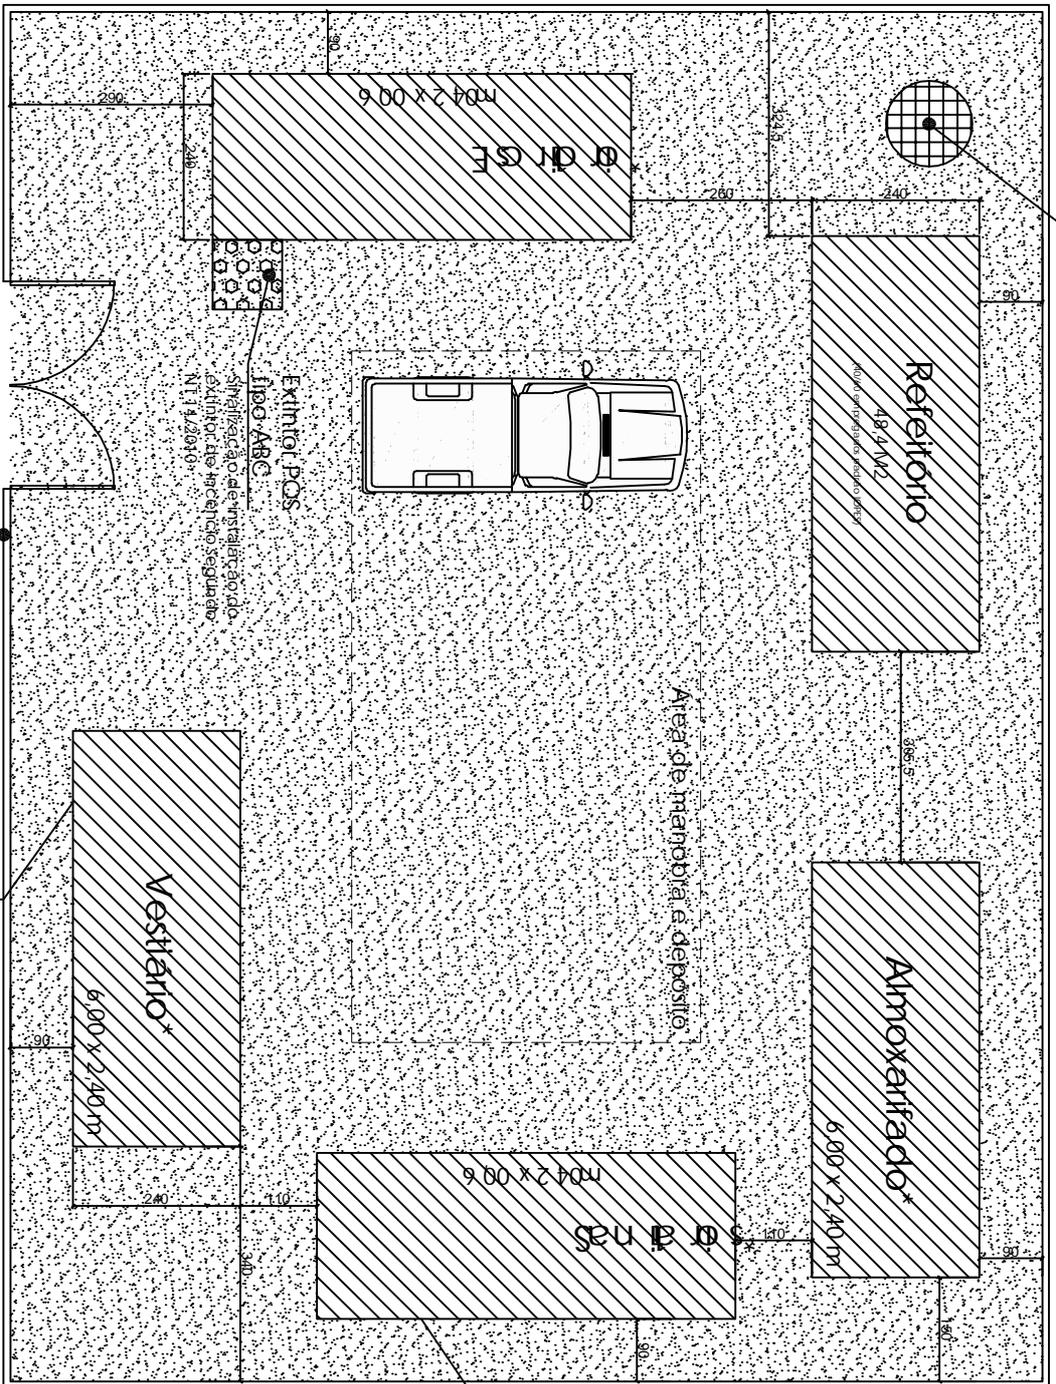

(*) instalações implantadas em Container segundo padrões IOPES nos parâmetros da NBR 18

O container tipo Sanitário Masculino deverá possuir no mínimo 3 sanitários, 5 chuveiros, 2 pias e mictório. A fossa septica deverá ser do tipo filtro e sumidouro em atendimento a legislação ambiental.

Tapume

PLANTA BAIXA
Canteiro de Obras

Esc 1:75

O container tipo Vestiário Masculino deverá possuir armários de acordo com especificação da NR18.

CANTEIRO DE OBRAS



Conteúdo
IMPLANTAÇÃO

Autor
Leonardo Gomes Barros / CAU/A64974-0

Responsável Técnico
Elaíne F. de A. Gonçalves / CREA-ES 033004/D

Nome do proprietário
SEMOP PN/PK

Endereço
MAROBA
Presidente Kennedy - ES

Data: 12/07/2019
Escala: 1/75
Folha: 01/01

Obs.: conferir medidas no local