


CONSUMO AF:
 Edifícios públicos ou comerciais:
 50 litros por pessoa
 Número de pessoas : 45 pessoas (1 pessoa/p cada 7,00 m2)
 Consumo diário: 2,25 m³/dia
 Número de dias de reserva: 2 dias
 Volume estimado
 v = Consumo diário (m³/dia) * Número de dias de reserva
 v = 4,50 m³
 Peça adotada:
 Duas caixas d'água de 3.000 litros
 Volume Real:
 v = 6.000 litros

SIMBOLOGIA	
AF	- COLUNA DE ÁGUA FRIA
BB	- BEBEDOURO (h=0,60m)
BS	- BACIA SANITÁRIA (h=0,20m)
BV	- BOMBA DE VÁCUO (h=0,60m)
CO	- CADEIRA ODONTOLÓGICA (h=0,00m)
CH	- CHUVEIRO (h=2,10m)
DH	- DUCHA HIGIÊNICA (h=0,35m)
LV	- LAVATÓRIO (h=0,60m)
PIA	- PIA DE COZINHA (h=0,60m)
RG	- REGISTRO DE GAVETA (h=1,80m)
RP	- REGISTRO DE PRESSÃO (h=1,10m)
TJ	- TORNEIRA DE JARDIM (h=0,40m)
TQ	- TANQUE (h=1,10m)

- TUBULAÇÃO DE ESGOTO
- TUBULAÇÃO DE VENTILAÇÃO
- TUBULAÇÃO DE ÁGUA FRIA SOLDÁVEL - PELA PAREDE
- TUBULAÇÃO DE ÁGUA FRIA SOLDÁVEL - SOB O PISO
- TUBULAÇÃO DE ÁGUA FRIA SOLDÁVEL - SOBRE LAJE

PLANTA BAIXA DE ÁGUA FRIA - TÉRREO
 ESCALA: 1/50

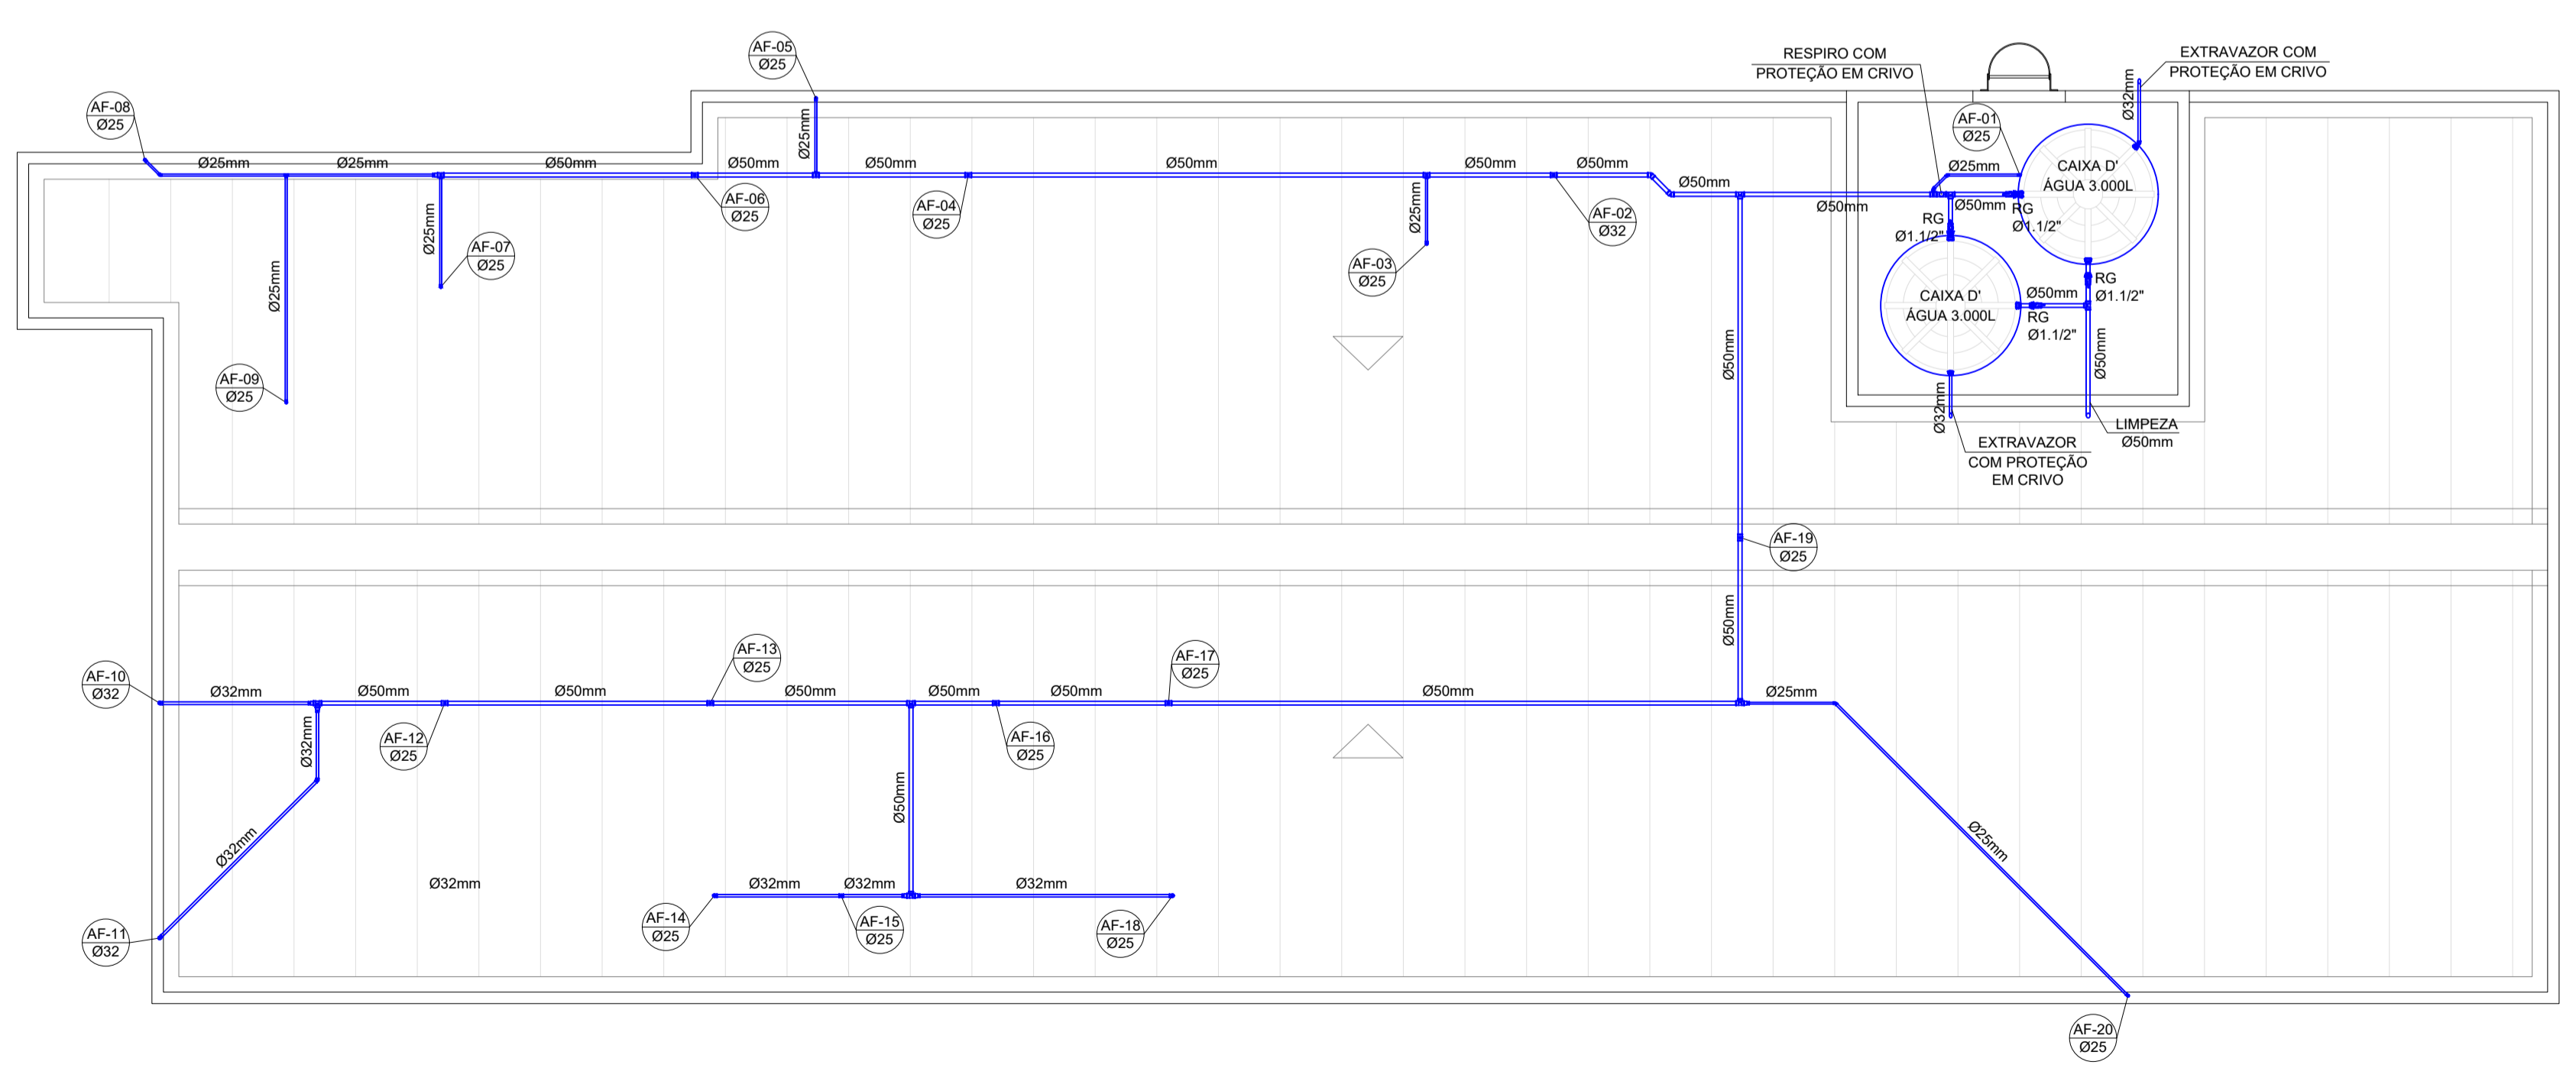

PLANTA BAIXA DE ÁGUA FRIA - COBERTURA
 ESCALA: 1/75

LIGAÇÃO DE PIA
SEM ESCALA
DIMENSÕES EM CENTÍMETROS

LIGAÇÃO DE LAVATÓRIO
SEM ESCALA
DIMENSÕES EM CENTÍMETROS

LIGAÇÃO DE BEBEDOURO
SEM ESCALA
DIMENSÕES EM CENTÍMETROS

LIGAÇÃO DE TANQUE
SEM ESCALA
DIMENSÕES EM CENTÍMETROS

LIGAÇÃO DE CHUVEIRO
SEM ESCALA
DIMENSÕES EM CENTÍMETROS

VASO SANITÁRIO COM CAIXA DE DESCARGA ACOPLADA (CDA)
SEM ESCALA
DIMENSÕES EM CENTÍMETROS

PREFEITURA MUNICIPAL DE PRESIDENTE KENNEDY
 Secretaria Municipal de Obras, Serviços Públicos e Habitação - SEMOBH

PROJETO
REFORMA E AMPLIAÇÃO DA UNIDADE BÁSICA DE SAÚDE DE MAROBÁ

ENDEREÇO
 Rua Vinte, 68 - Praia De Maroba

CIDADE
 Presidente Kennedy

ESTADO
 Espírito Santo

ADMINISTRAÇÃO

DORLEI FONTÃO
 Prefeito Municipal de Presidente Kennedy

ALESSANDRA DAS NEVES LIMA
 Secretário Municipal

RESPONSÁVEL TÉCNICO
CARLOS ROBERTO ROCHA
 FRANCA:12982319730

DATA:
 DEZEMBRO/2022

TIPO:
 PROJETO ÁGUA FRIA

ESCALA:
 INDICADA

CONTEUDO
PLANTA BAIXA DO TÉRREO, DA COBERTURA E DETALHES - ÁGUA FRIA


FOLHA
01/02

SIMBOLOGIA

AF - COLUNA DE ÁGUA FRIA
BB - BEBEDOURO (h=0,60m)
BS - BACIA SANITÁRIA (h=0,20m)
BV - BOMBA DE VÁCUO (h=0,60m)
CO - CADEIRA ODONTOLÓGICA (h=0,00m)
CH - CHUVEIRO (h=2,10m)
DH - DUCHA HIGIÊNICA (h=0,35m)
LV - LAVATÓRIO (h=0,60m)
PIA - PIA DE COZINHA (h=0,80m)
RG - REGISTRO DE GAVETA (h=1,80m)
RP - REGISTRO DE PRESSÃO (h=1,10m)
TJ - TORNEIRA DE JARDIM (h=0,40m)
TQ - TANQUE (h=1,10m)



DETALHE ISOMÉTRICO
ESCALA: 1/50

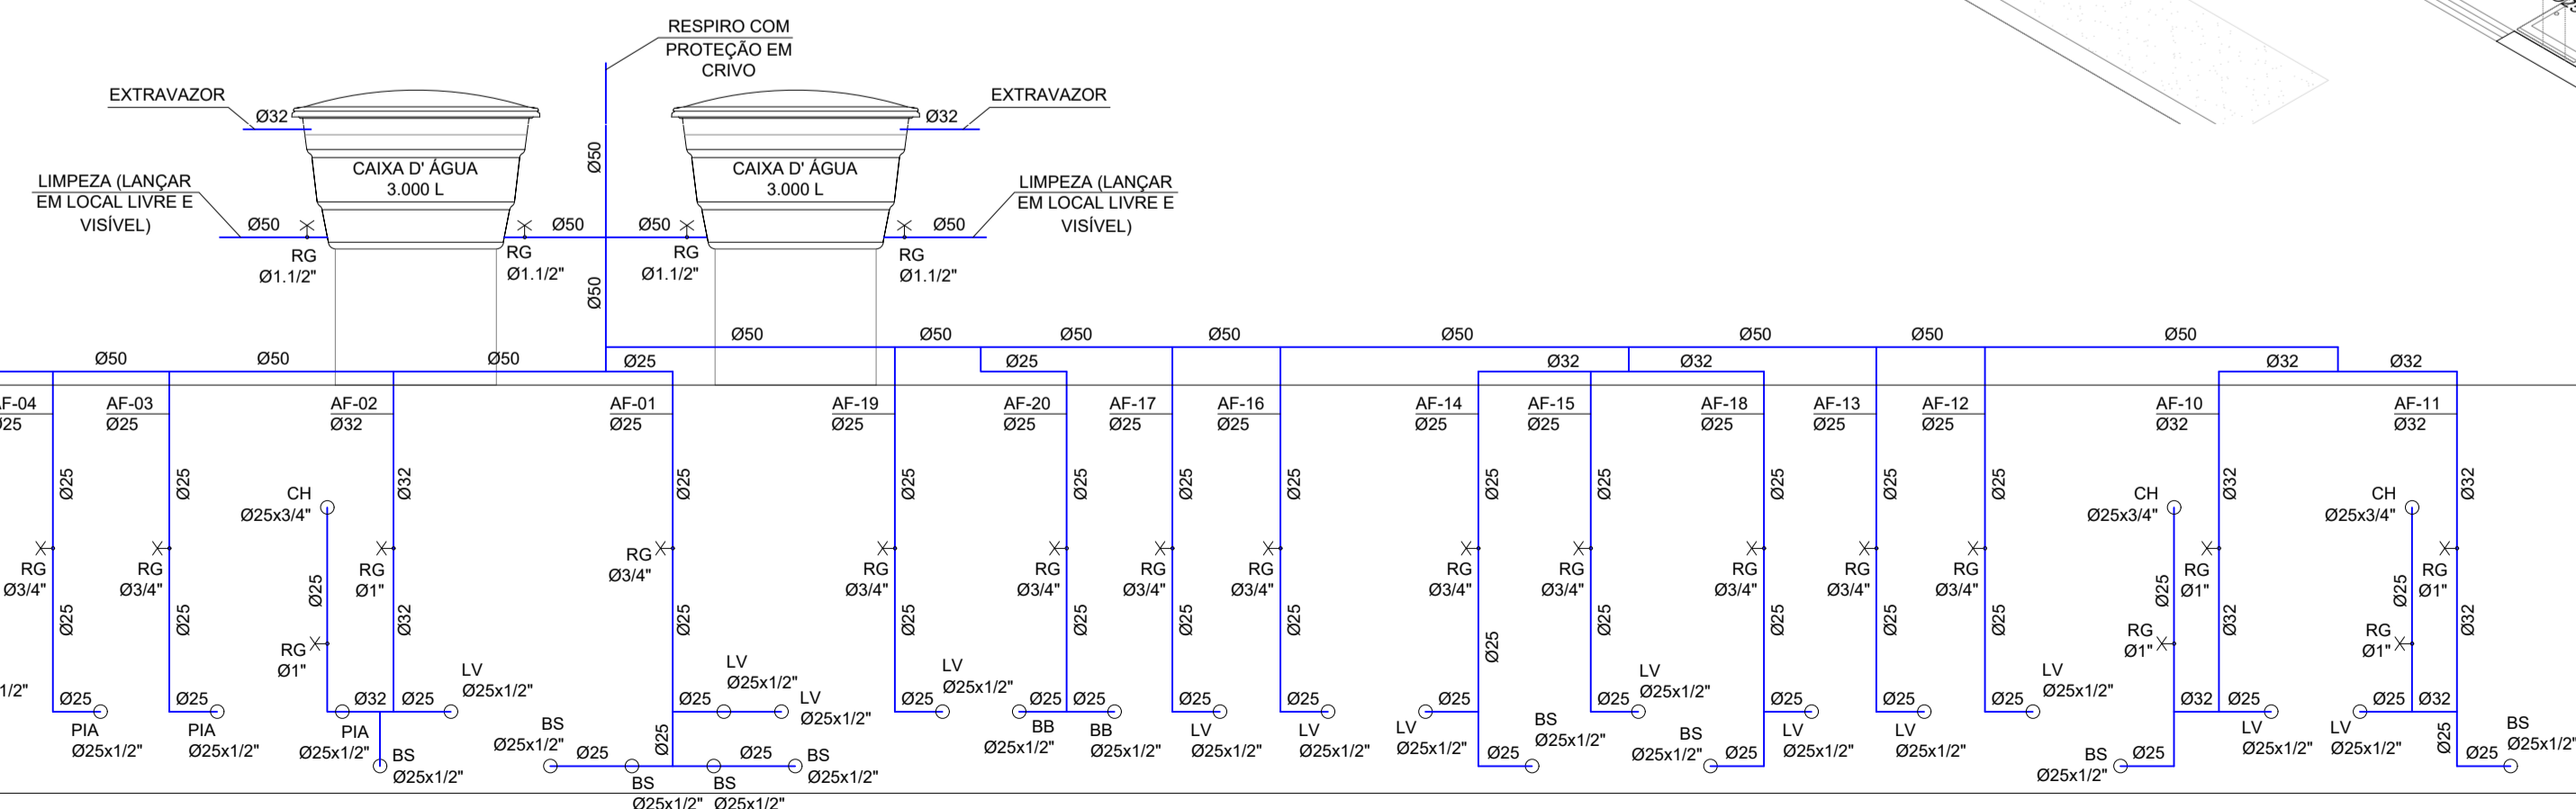

ESQUEMA VERTICAL
ESCALA: 1/50



PREFEITURA MUNICIPAL DE PRESIDENTE KENNEDY
Secretaria Municipal de Obras, Serviços Públicos e Habitação - SEMOBH

PROJETO: REFORMA E AMPLIAÇÃO DA UNIDADE BÁSICA DE SAÚDE DE MAROBÁ

ENDEREÇO: Rua Vinte, 68 - Praia De Maroba

CIDADE: Presidente Kennedy

ESTADO: Espírito Santo

ADMINISTRAÇÃO

DORLEI FONTÃO
Prefeito Municipal de Presidente Kennedy

ALESSANDRA DAS NEVES LIMA
Secretário Municipal

RESPONSÁVEL TÉCNICO:
CARLOS ROBERTO ROCHA
FRANCA:12982319730

Assinado de forma digital por CARLOS ROBERTO ROCHA FRANCA:12982319730
Data: 2022.12.15 10:35:03 -03'00'

DATA: DEZEMBRO/2022
ESCALA: INDICADA
TIPO: PROJETO ÁGUA FRIA

CONTEÚDO: DETALHE ISOMÉTRICO E ESQUEMA VERTICAL

FOLHA