


QUADRO	Nº DO CIRCUITO	ILUMINAÇÃO		TOMADAS 100 VA	CHUVEIRO 5400W	ARCONDICIONADO 2300 W	POTÊNCIA DO CIRCUITO (W)	TENSÃO (V)	PROTEÇÃO (A)	CONDUTOR FASE (mm²)	CONDUTOR NEUTRO (mm²)	CONDUTOR TERRA (mm²)	BALANCEAMENTO DE FASES			DESCRIÇÃO	
		LÂMPADA 2X40 W	LÂMPADA 60 W										FASE A	FASE B	FASE C		
OCOM	C1	8	3	-	-	-	820	127	10A	1,5	1,5	-	820			ILUMINAÇÃO	
	C2	-	-	13	-	-	1300	127	15A	2,5	2,5	2,5		1300		TOMADAS	
	C3	-	-	14	-	-	1400	127	15A	2,5	2,5	2,5		1400		TOMADAS	
	C4	-	-	-	1	-	5400	127	50A	6,0	6,0	6,0	5400			TUE-CHUVEIRO	
	C5	-	-	-	-	1	2300	127	10A	6,0	6,0	6,0		2300		TUE	
	C6	-	-	-	-	1	5400	127	50A	6,0	6,0	6,0		5400		TUE-CHUVEIRO	
	C7	-	-	-	-	1	2300	127	25A	6,0	6,0	6,0	2300			TUE	
	C8	-	-	-	-	-	1	2300	127	25A	6,0	6,0	6,0		2300		TUE
	C9	-	-	-	-	-	1	5400	127	50A	6,0	6,0	6,0		5400		TUE-CHUVEIRO
TOTAL DO QUADRO		8	3	27	1	5	26620	127	50A Ø				8520	9000	9100		

- CONVENÇÕES
- F N R T FIOS FASE, NEUTRO, RETORNO E TERRA
 - ELETRODUTO PELO PISO
 - ELETRODUTO PELA PAREDE
 - ELETRODUTO DE TELEFONE # FI 100
 - TOMADA TELEFÔNICA (ALTURA 0,30 M)
 - CAIXA DE DISTRIBUIÇÃO PARA 6 CIRCUITOS
 - PONTO DE LUZ PENDENTE NO TETO 20w (Fluorescente)
 - LÂMPADA FLUORESCENTE 2X20W
 - LÂMPADA FLUORESCENTE 2X40W
 - ▽ TOMADA (ALTURA 0,30 M)
 - ▽ TOMADA (ALTURA 1,30 M)
 - ▽ TOMADA (ALTURA 2,20 M)
 - ▽ TOMADA CONJUGADA COM INTERRUPTOR SIMPLES (ALTURA 1,30 M)
 - ▽ INTERRUPTOR SIMPLES (ALTURA 1,30 M)
 - CAIXA DE PASSAGEM EMBUTIDA EM PAREDE
 - ▽ TOMADA DE TELEFONE E INTERNET RESPECTIVAMENTE
 - ELETRODUTO P/ INTERNET E TELEFONE EMBUTIDO EM PAREDE

OBS:
DIÂMETROS DE ELETRODUTOS NÃO COTADOS SÃO DE 3/4
POTÊNCIAS DE TOMADAS DE USO GERAL NÃO ESPECIFICADAS SÃO DE 100w

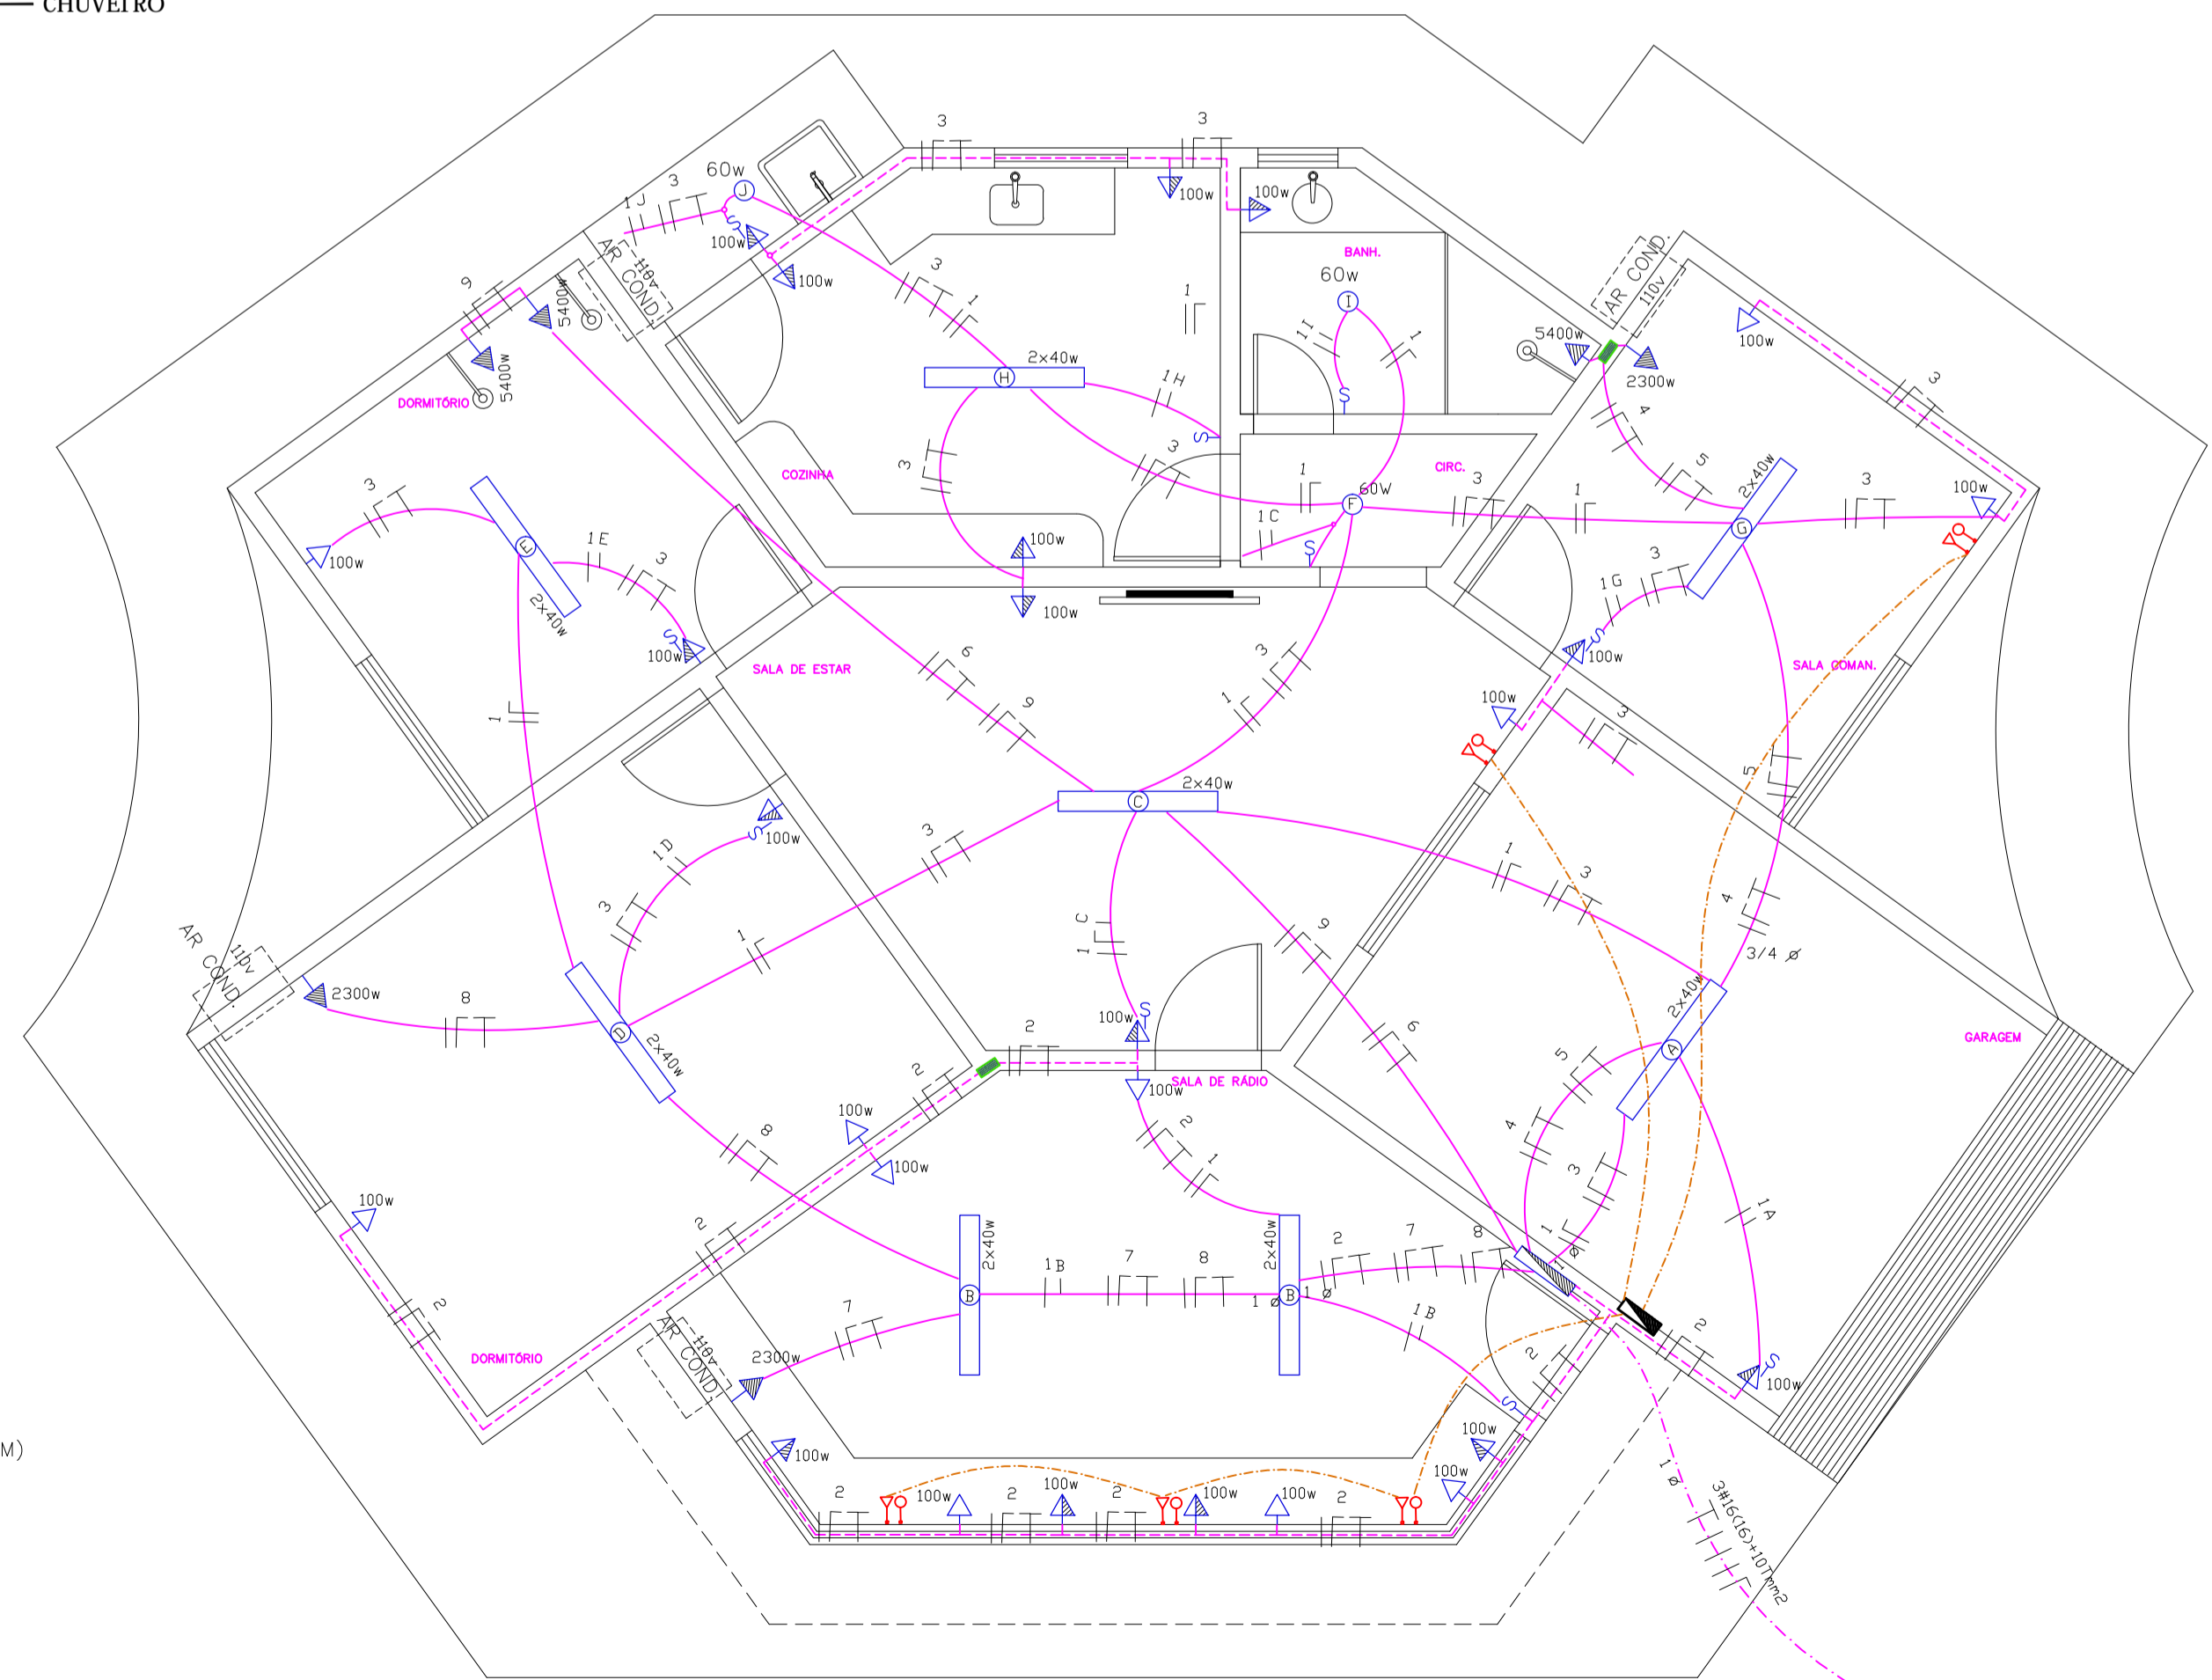

PLANTA BAIXA
112,28 m²
ESCALA 1:50

PMPK PREFEITURA MUNICIPAL DE PRESIDENTE KENNEDY - ES

SECRETARIA MUNICIPAL DE OBRAS

PROJETO ELÉTRICO PARA CONCLUSÃO DE UM POSTO AVANÇADO DA GUARDA MUNICIPAL

LOCAL: LOCALIDADE DE PRAIA DE MARDBÁ
PRESIDENTE KENNEDY - ES

CONTEÚDO:
PROJETO ELÉTRICO
DIDAGRAMA UNIFILAR
QUADRO DE CARGAS

FOLHA: 1/2

ADMINISTRAÇÃO:
MIGUEL ÂNGELO LIMA DUALHANO
SECRETÁRIO MUNICIPAL DE OBRAS

DESENHO:
RESPONSÁVEL TÉCNICO:
MARCELO HENRIQUE OLIVEIRA TEIXEIRA
ENGENHEIRO ELETRICISTA
CREA - Nº. 174379/D